




PON FESR "Ambienti per l'apprendimento"

Programmazione 2007-2013 - Fondo Europeo di Sviluppo Regionale - Avviso congiunto MIUR - MATTM per la presentazione dei piani di interventi finalizzati alla riqualificazione degli edifici scolastici pubblici in relazione all'efficienza energetica, alla messa a norma degli impianti, all'abbattimento delle barriere architettoniche, alla dotazione di impianti sportivi e al miglioramento dell'attrattività degli spazi scolastici.

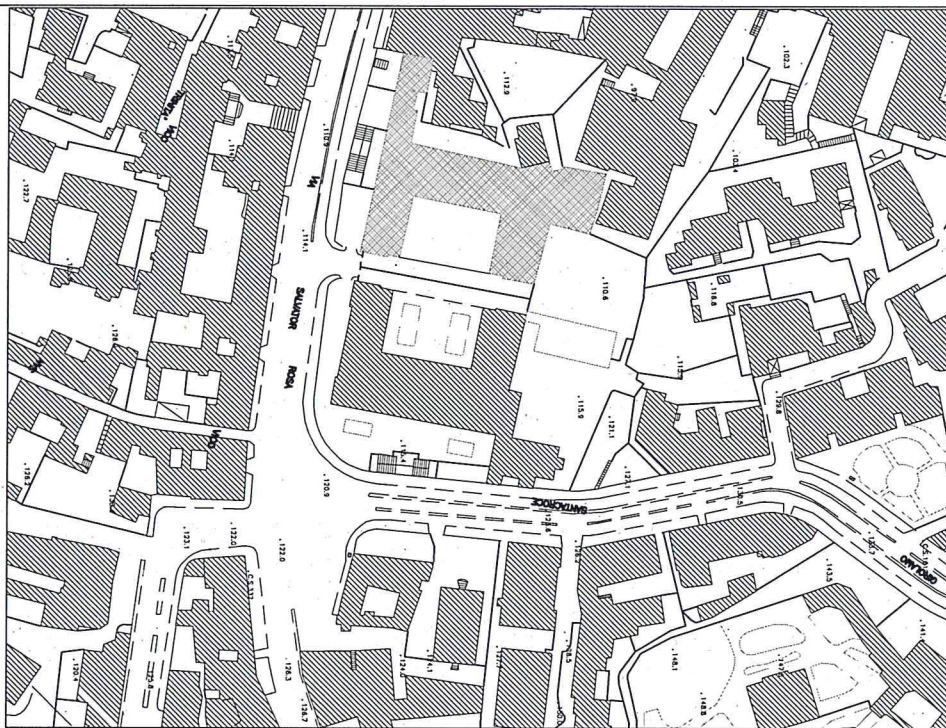

LICEO GINNASIO STATALE G. B. VICO Via Salvator Rosa, 117 NAPOLI

ELAB. N°:

2vf

TITOLO ELABORATO:

**PROGETTO ESECUTIVO
Pianta Piano Sottoposto**

SCALA:

1:100

IL DIRIGENTE SCOLASTICO- RUP

prof.ssa Maria Clotilde Paisio

IL SUPPORTO al RUP


ing. Vincenzo Brandi

Gerardo Strazzullo

I PROGETTISTI

arch. Gerardo Strazzullo - geom. Valeria Pizzuto



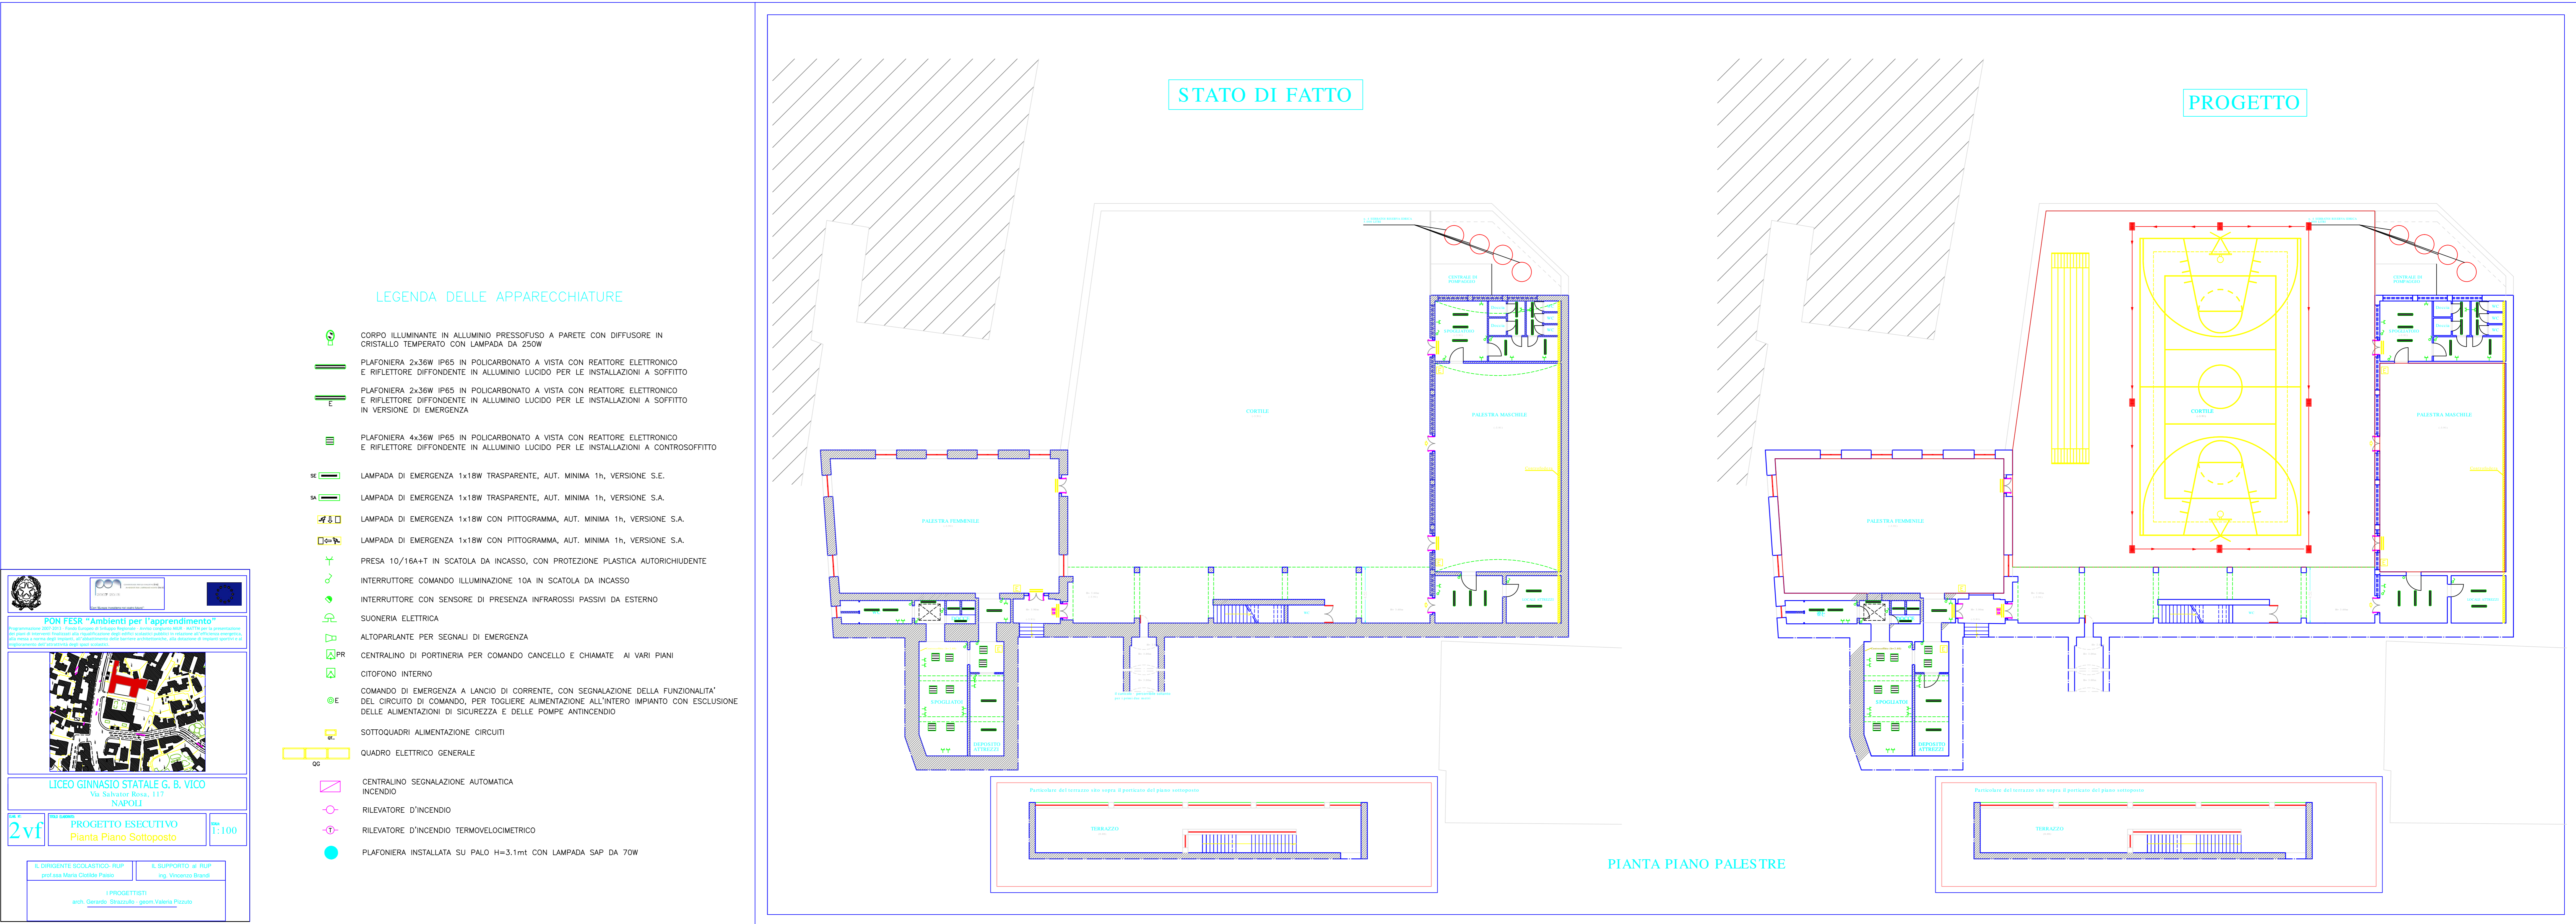

LEGENDA DELLE APPARECCHIATURE

- CORPO ILLUMINANTE IN ALLUMINIO PRESSOFUSO A PARETE CON DIFFUSORE IN CRISTALLO TEMPERATO CON LAMPADA DA 250W
- PLAFONIERA 2x36W IP65 IN POLICARBONATO A VISTA CON REATTORE ELETTRONICO E RIFLETTORE DIFFONDENTE IN ALLUMINIO LUCIDO PER LE INSTALLAZIONI A SOFFITTO
- PLAFONIERA 2x36W IP65 IN POLICARBONATO A VISTA CON REATTORE ELETTRONICO E RIFLETTORE DIFFONDENTE IN ALLUMINIO LUCIDO PER LE INSTALLAZIONI A SOFFITTO IN VERSIONE DI EMERGENZA
- PLAFONIERA 4x36W IP65 IN POLICARBONATO A VISTA CON REATTORE ELETTRONICO E RIFLETTORE DIFFONDENTE IN ALLUMINIO LUCIDO PER LE INSTALLAZIONI A CONTROSOFFITTO
- LAMPADA DI EMERGENZA 1x18W TRASPARENTE, AUT. MINIMA 1h, VERSIONE S.E.
- LAMPADA DI EMERGENZA 1x18W TRASPARENTE, AUT. MINIMA 1h, VERSIONE S.A.
- LAMPADA DI EMERGENZA 1x18W CON PITTOGRAMMA, AUT. MINIMA 1h, VERSIONE S.A.
- LAMPADA DI EMERGENZA 1x18W CON PITTOGRAMMA, AUT. MINIMA 1h, VERSIONE S.A.
- PRESA 10/16A+T IN SCATOLA DA INCASSO, CON PROTEZIONE PLASTICA AUTORICHIUDENTE
- INTERRUTTORE COMANDO ILLUMINAZIONE 10A IN SCATOLA DA INCASSO
- INTERRUTTORE CON SENSORE DI PRESENZA INFRAROSSI PASSIVI DA ESTERNO
- SUONERIA ELETTRICA
- ALTOPARLANTE PER SEGNALI DI EMERGENZA
- CENTRALINO DI PORTINERIA PER COMANDO CANCELLO E CHIAMATE AI VARI PIANI
- CITOFONO INTERNO
- COMANDO DI EMERGENZA A LANCIO DI CORRENTE, CON SEGNALIZAZIONE DELLA FUNZIONALITA' DEL CIRCUITO DI COMANDO, PER TOGLIERE ALIMENTAZIONE ALL'INTERO IMPIANTO CON ESCLUSIONE DELLE ALIMENTAZIONI DI SICUREZZA E DELLE POMPE ANTINCENDIO
- SOTTOQUADRI ALIMENTAZIONE CIRCUITI
- QUADRO ELETTRICO GENERALE
- CENTRALINO SEGNALIZAZIONE AUTOMATICA INCENDIO
- RILEVATORE D'INCENDIO
- RILEVATORE D'INCENDIO TERMOVELOCIMETRICO
- PLAFONIERA INSTALLATA SU PALO H=3.1mt CON LAMPADA SAP DA 70W

PROGETTO ESECUTIVO
Pianta Piano Sottoposto

IL DIRIGENTE SCOLASTICO: PUP
 prof.ssa Maria Cristina Pirozzi

IL SUPPORTO al PUP
 sig. Vincenzo Diaroli

IL PROGETTISTA
 arch. Gaetano Stanziale - ing. Maria Vittoria Pizzolo

STATO DI FATTO

PROGETTO

PIANTA PIANO PALESTRE