


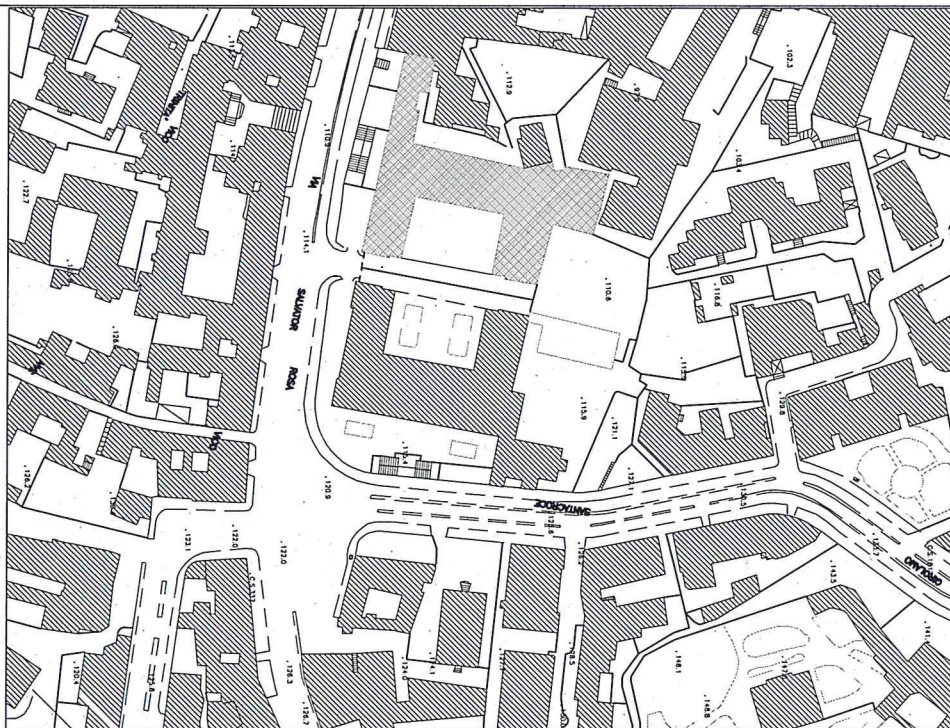

PON FESR "Ambienti per l'apprendimento"

Programmazione 2007-2013 - Fondo Europeo di Sviluppo Regionale - Avviso congiunto MIUR - MATTM per la presentazione dei piani di interventi finalizzati alla riqualificazione degli edifici scolastici pubblici in relazione all'efficienza energetica, alla messa a norma degli impianti, all'abbattimento delle barriere architettoniche, alla dotazione di impianti sportivi e al miglioramento dell'attrattività degli spazi scolastici.



LICEO GINNASIO STATALE G. B. VICO
Via Salvator Rosa, 117
NAPOLI

ELAB. N°:

4vf

TITOLO ELABORATO:

PROGETTO ESECUTIVO
Pianta Piano Primo

SCALA:

1:100

IL DIRIGENTE SCOLASTICO- RUP

prof.ssa Maria Clotilde Paisio

Maria Clotilde Paisio

IL SUPPORTO al RUP

ing. Vincenzo Brandi

Vincenzo Brandi

I PROGETTISTI

arch. Gerardo Strazzullo - geom. Valeria Pizzuto

Gerardo Strazzullo


Valeria Pizzuto





PON FESR "Ambienti per l'apprendimento"

Programmazione 2007-2013 - Fondo Europeo di Sviluppo Regionale - Avviso congiunto MIUR - MATM per la presentazione dei piani di interventi finalizzati alla riqualificazione degli edifici scolastici pubblici in relazione all'efficienza energetica, alla messa a norma degli impianti, all'abbattimento delle barriere architettoniche, alla dotazione di impianti sportivi e al miglioramento dell'attrattività degli spazi scolastici.

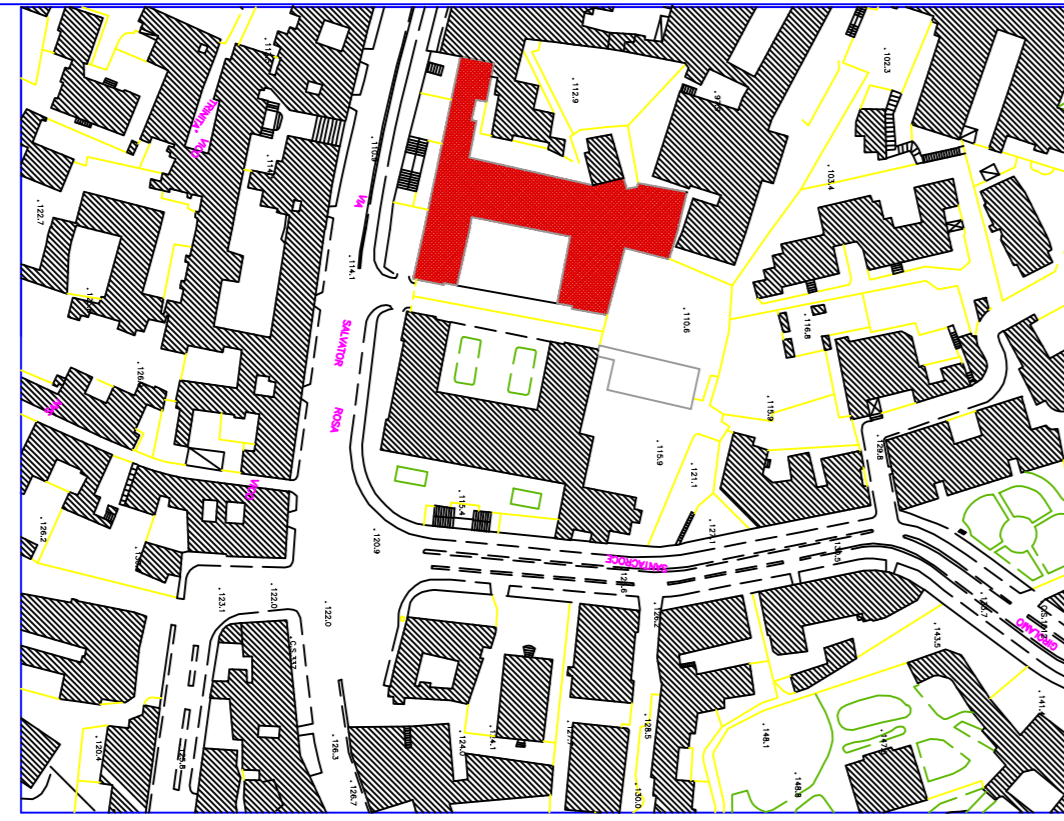

LICEO GINNASIO STATALE G. B. VICO
Via Salvator Rosa, 117
NAPOLI

CLASSE: **4vf**

TITOLO LAVORO:
PROGETTO ESECUTIVO
Pianta Piano Primo


SCALA: **1:100**

IL DIRIGENTE SCOLASTICO- RUP
prof.ssa Maria Clotilde Paisio

IL SUPPORTO al RUP
ing. Vincenzo Brandi

I PROGETTISTI
arch. Gerardo Strazzullo - geom. Valeria Pizzuto

STATO DI FATTO

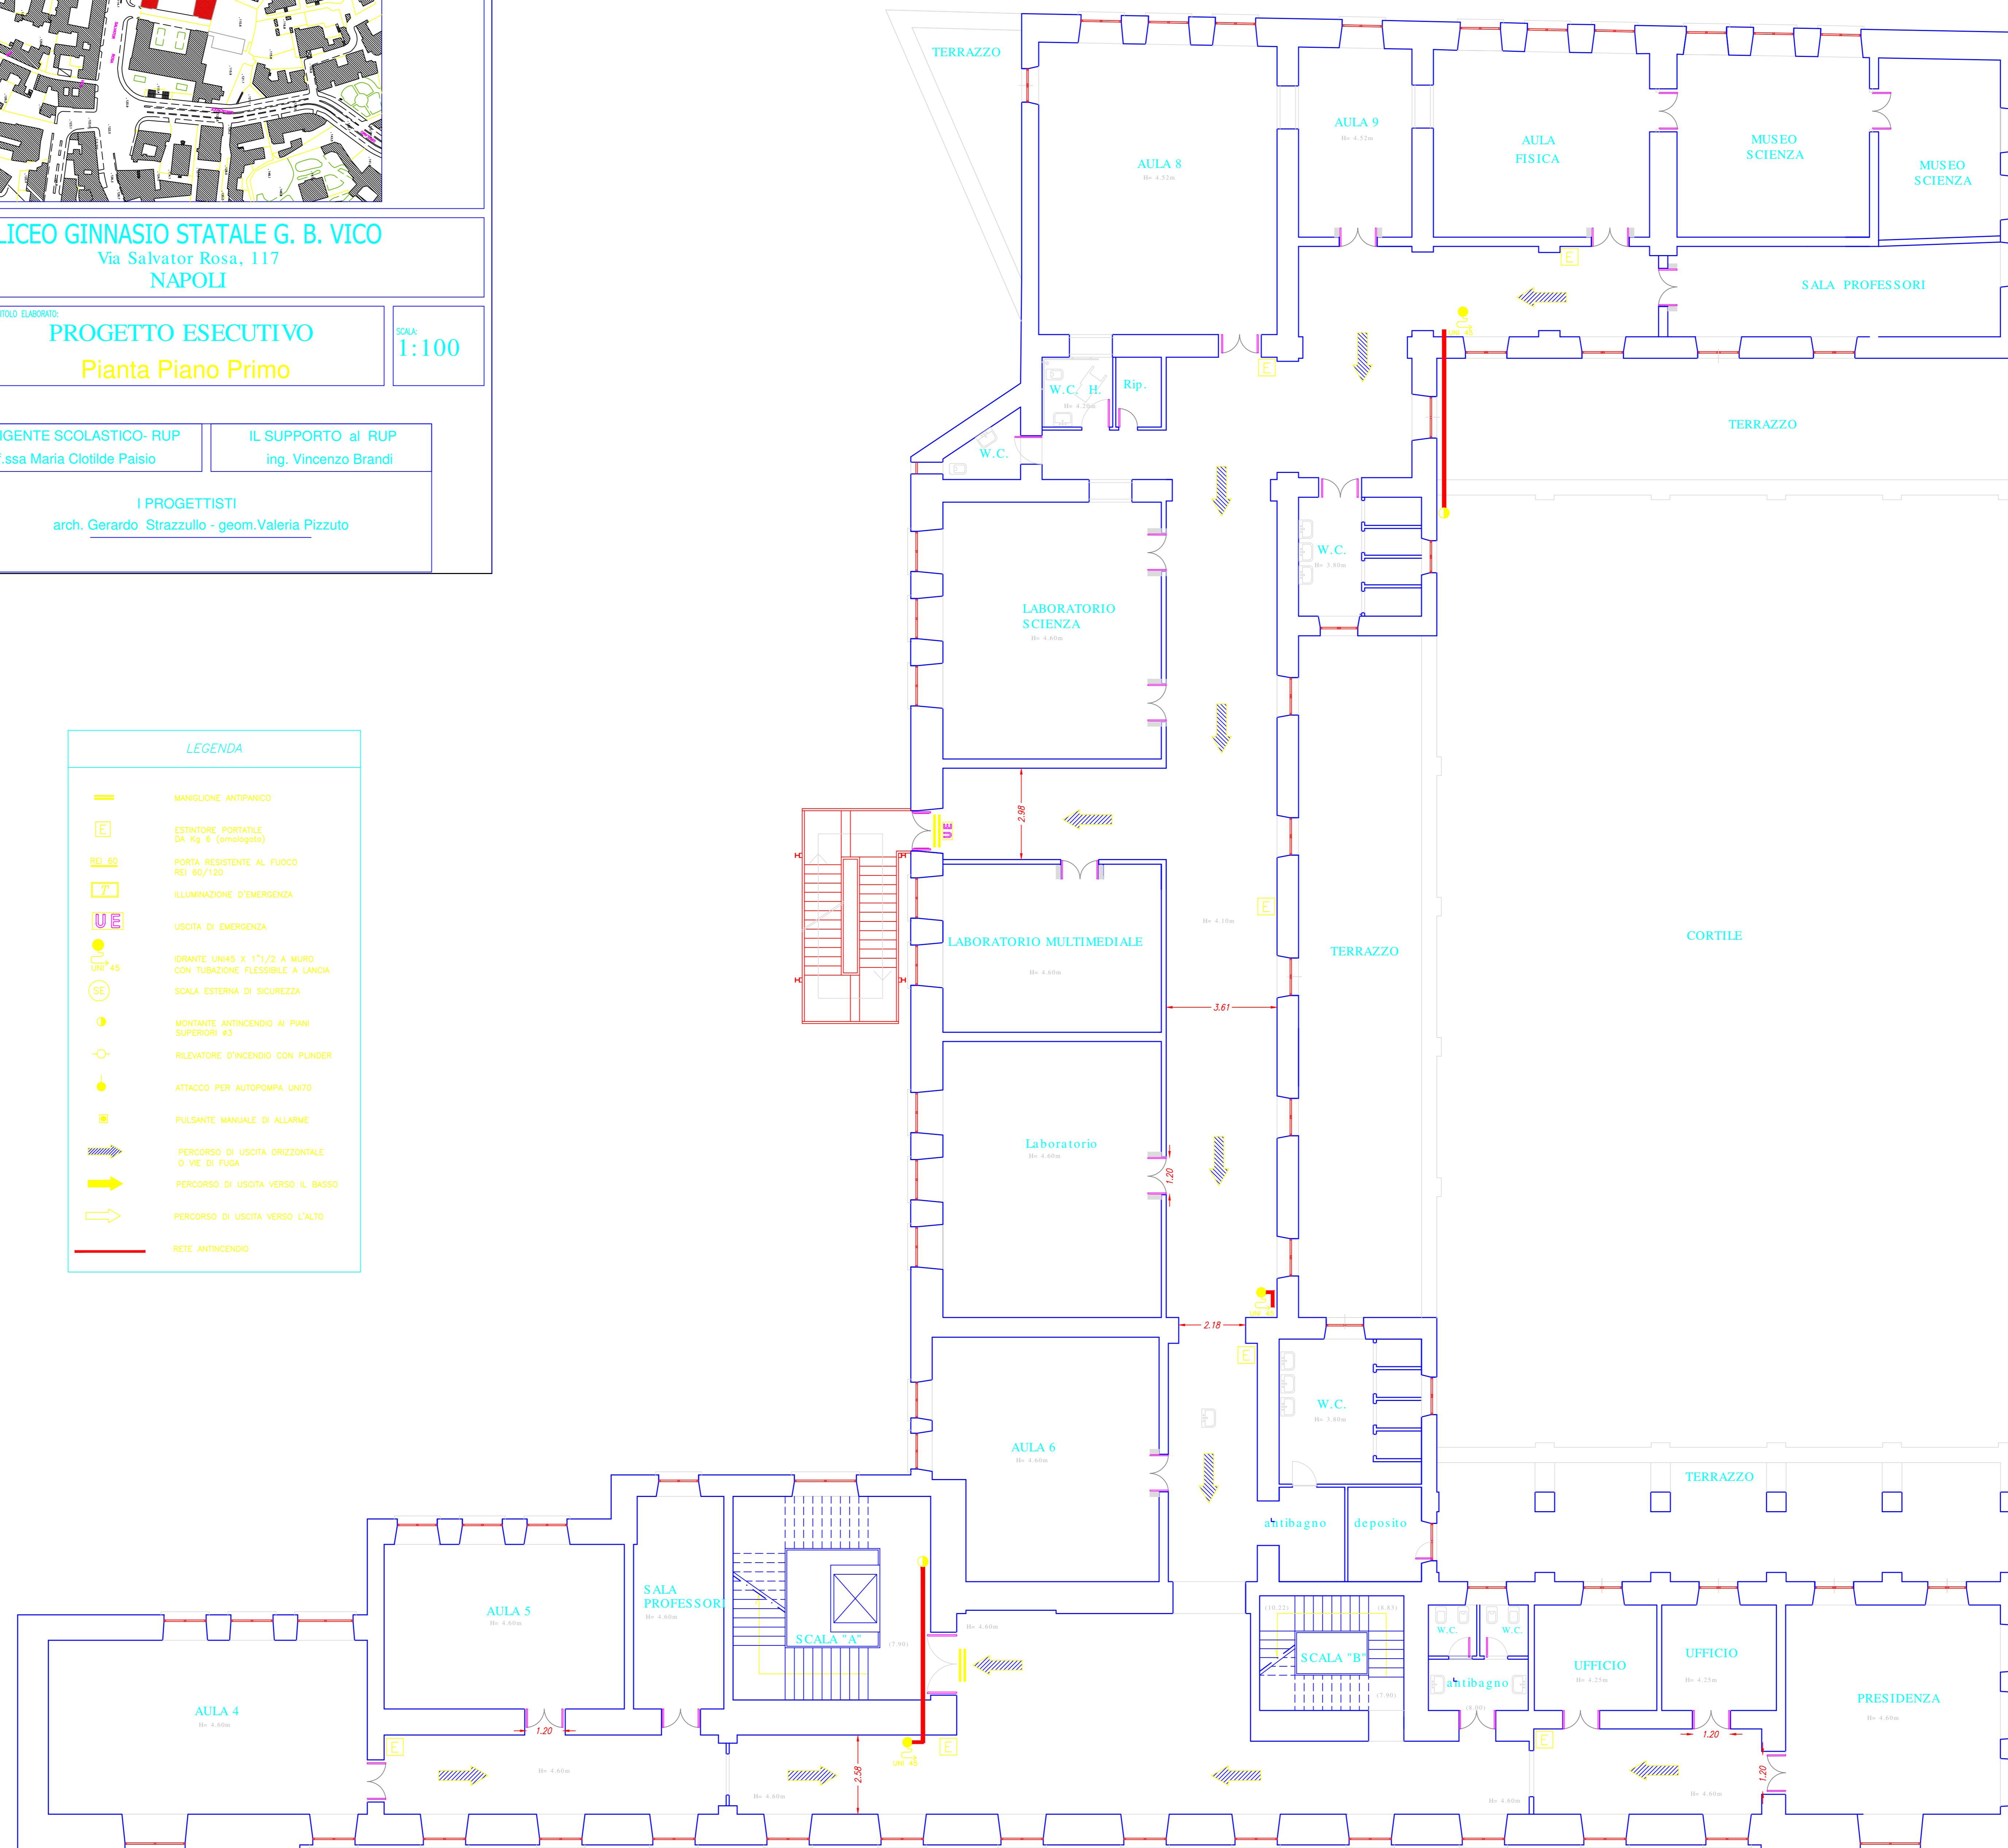

LEGENDA

- MANIGLIONE ANTIPANICO
- ESTINTORE PORTATILE DA Kg 6 (omologato)
- PORTA RESISTENTE AL FUOCO REI 60/120
- ILLUMINAZIONE D'EMERGENZA
- USCITA DI EMERGENZA
- IDRANTE UNH45 X 1 1/2 A MURO CON TUBAZIONE FLESSIBILE A LANCIA
- SCALA ESTERNA DI SICUREZZA
- MONTANTE ANTINCENDIO AI PIANI SUPERIORI 63
- RILEVATORE D'INCENDIO CON PULNER
- ATTACCO PER AUTOPOMPA UN70
- PULSANTE MANUALE DI ALLARME
- PERCORSO DI USCITA ORIZZONTALE O VIE DI FUGA
- PERCORSO DI USCITA VERSO IL BASSO
- PERCORSO DI USCITA VERSO L'ALTO
- RETE ANTINCENDIO