




## PON FESR "Ambienti per l'apprendimento"

Programmazione 2007-2013 - Fondo Europeo di Sviluppo Regionale - Avviso congiunto MIUR - MATTM per la presentazione dei piani di interventi finalizzati alla riqualificazione degli edifici scolastici pubblici in relazione all'efficienza energetica, alla messa a norma degli impianti, all'abbattimento delle barriere architettoniche, alla dotazione di impianti sportivi e al miglioramento dell'attrattività degli spazi scolastici.

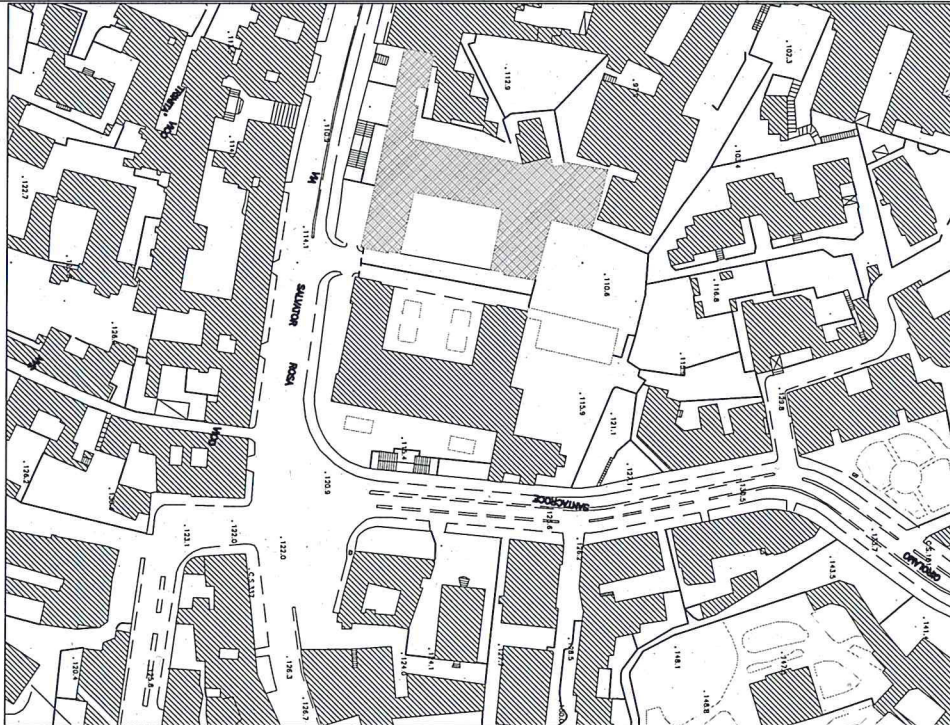

**LICEO GINNASIO STATALE G. B. VICO**  
Via Salvator Rosa, 117  
NAPOLI

ELAB. N°:

**5vf**

TITOLO ELABORATO:

**PROGETTO ESECUTIVO**  
**Pianta Piano Secondo**

SCALA:

**1:100**

IL DIRIGENTE SCOLASTICO- RUP

prof.ssa Maria Clotilde Paisio

IL SUPPORTO al RUP

ing. Vincenzo Brandi

I PROGETTISTI


arch. Gerardo Strazzullo - geom. Valeria Pizzuto





### PON FESR "Ambienti per l'apprendimento"

Programmazione 2007-2013 - Fondo Europeo di Sviluppo Regionale - Avviso congiunto MIUR - MATTM per la presentazione dei piani di interventi finalizzati alla riqualificazione degli edifici scolastici pubblici in relazione all'efficienza energetica, alla messa a norma degli impianti, all'abbattimento delle barriere architettoniche, alla dotazione di impianti sportivi e al miglioramento dell'attrattività degli spazi scolastici.

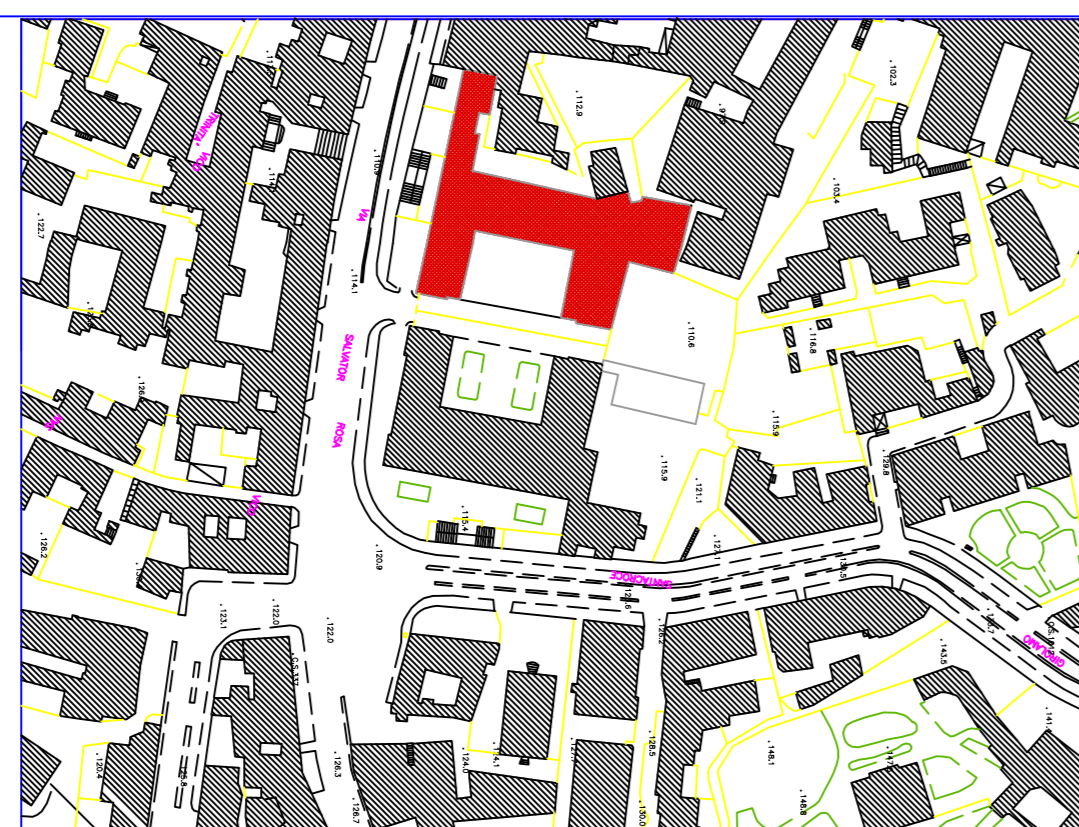

**LICEO GINNASIO STATALE G. B. VICO**  
Via Salvator Rosa, 117  
NAPOLI

LAB. N°  
**5vf**

TITOLO ELABORAZIONE  
**PROGETTO ESECUTIVO**  
Pianta Piano Secondo


SCALA  
**1:100**

IL DIRIGENTE SCOLASTICO- RUP  
prof.ssa Maria Clotilde Paisio

IL SUPPORTO ai RUP  
ing. Vincenzo Brandi

I PROGETTISTI  
arch. Gerardo Strazzullo - geom. Valeria Pizzuto

## Stato di Fatto

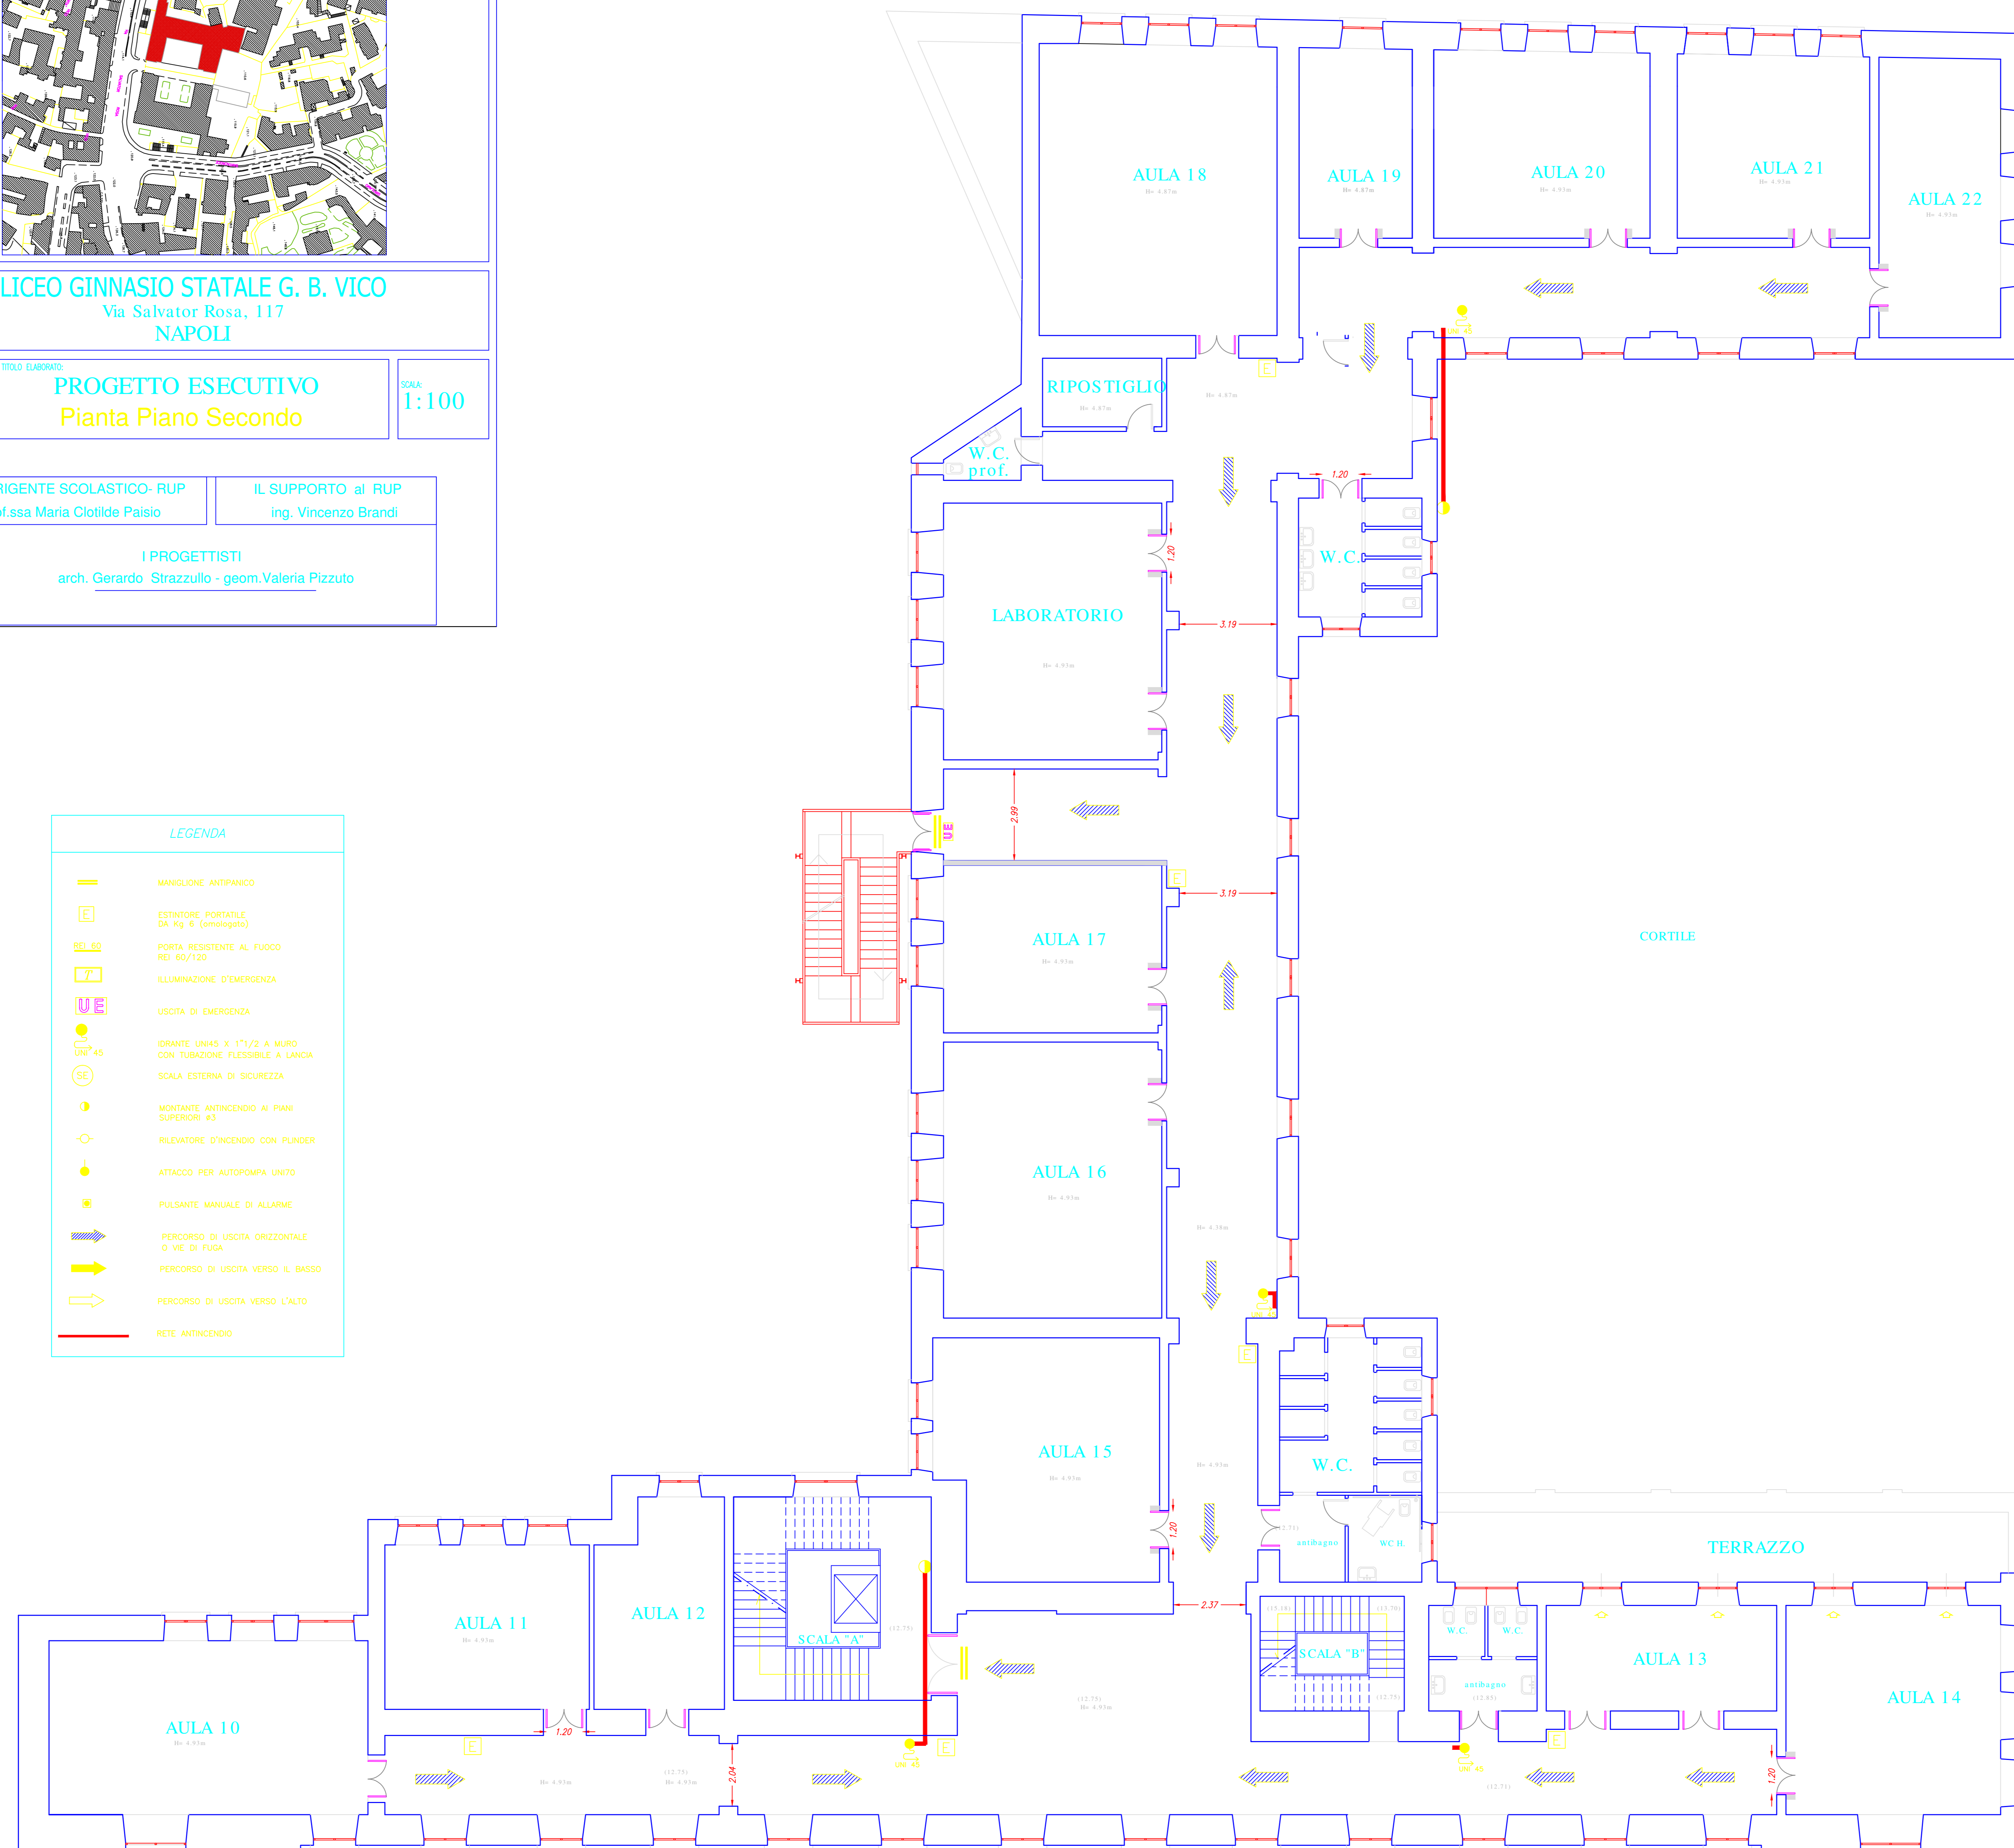

### LEGENDA

- MANGIONE ANTIFANICO
- ESTINTORE PORTATILE DA Kg 6 (omologato)
- PORTA RESISTENTE AL FUOCO RD 60/120
- ILLUMINAZIONE D'EMERGENZA
- USCITA DI EMERGENZA
- IDRANTE UNIKS X 1 1/2 A MURO CON TUBAZIONE FLESSIBILE A LANCIA
- SCALA ESTERNA DI SICUREZZA
- MONTANTE ANTINCENDIO AI PIANI SUPERIORI #3
- RILEVATORE D'INCENDIO CON PULDER
- ATTACCO PER AUTOPOMPA UNITO
- PULSANTE MANUALE DI ALLARME
- PERCORSO DI USCITA ORIZZONTALE O VE DI FUGA
- PERCORSO DI USCITA VERSO IL BASSO
- PERCORSO DI USCITA VERSO L'ALTO
- RETE ANTINCENDIO