




PON FESR "Ambienti per l'apprendimento"

Programmazione 2007-2013 - Fondo Europeo di Sviluppo Regionale - Avviso congiunto MIUR - MATTM per la presentazione dei piani di interventi finalizzati alla riqualificazione degli edifici scolastici pubblici in relazione all'efficienza energetica, alla messa a norma degli impianti, all'abbattimento delle barriere architettoniche, alla dotazione di impianti sportivi e al miglioramento dell'attrattività degli spazi scolastici.

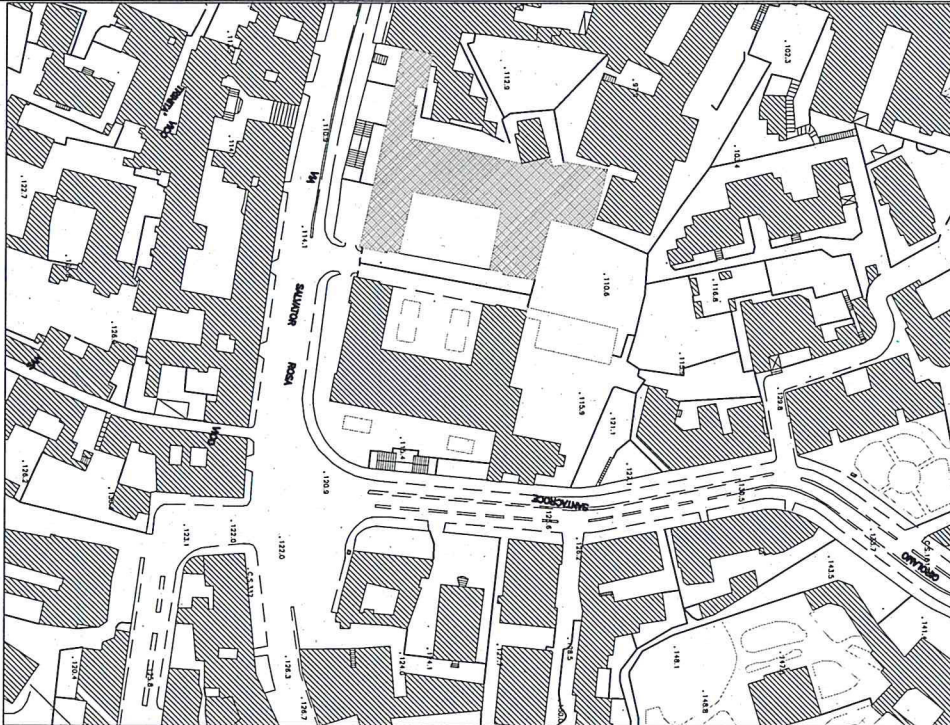

LICEO GINNASIO STATALE G. B. VICO
Via Salvator Rosa, 117
NAPOLI

ELAB. N°:

6vf

TITOLO ELABORATO:

PROGETTO ESECUTIVO
Pianta Piano Terzo

SCALA:

1:100

IL DIRIGENTE SCOLASTICO- RUP

prof. ssa Maria Clotilde Paisio

IL SUPPORTO al RUP

ing. Vincenzo Brandi

I PROGETTISTI


arch. Gerardo Strazzullo - geom. Valeria Pizzuto





PON FESR "Ambienti per l'apprendimento"

Programmazione 2007-2013 - Fondo Europeo di Sviluppo Regionale - Avviso congiunto MIUR - MATM per la presentazione dei piani di interventi finalizzati alla riqualificazione degli edifici scolastici pubblici in relazione all'efficienza energetica, alla messa a norma degli impianti, all'abbattimento delle barriere architettoniche, alla dotazione di impianti sportivi e al miglioramento dell'attrattiva degli spazi scolastici.

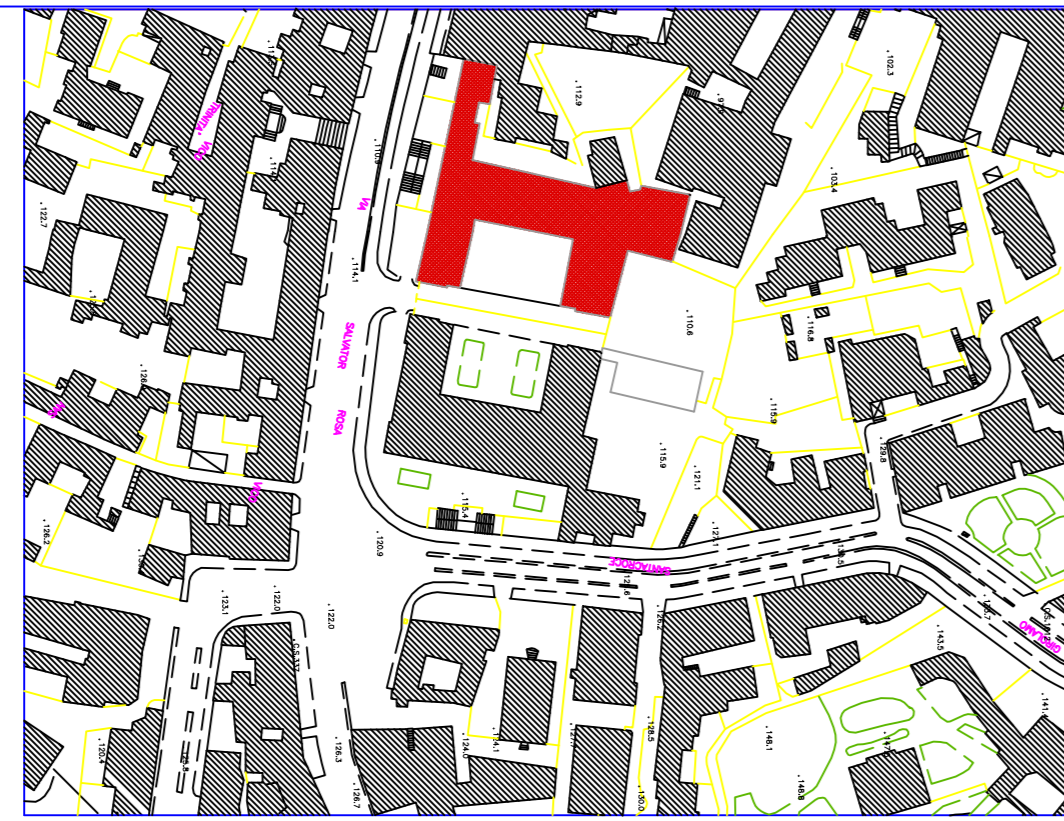

LICEO GINNASIO STATALE G. B. VICO
Via Salvator Rosa, 117
NAPOLI

CLASSE: **6vf**

TITOLO LAVORO: **PROGETTO ESECUTIVO**
Pianta Piano Terzo


SCALA: **1:100**

IL DIRIGENTE SCOLASTICO - RUP
prof.ssa Maria Clotilde Paisio

IL SUPPORTO al RUP
ing. Vincenzo Brandi

I PROGETTISTI
arch. Gerardo Strazzullo - geom. Valeria Pizzuto

STATO DI FATTO

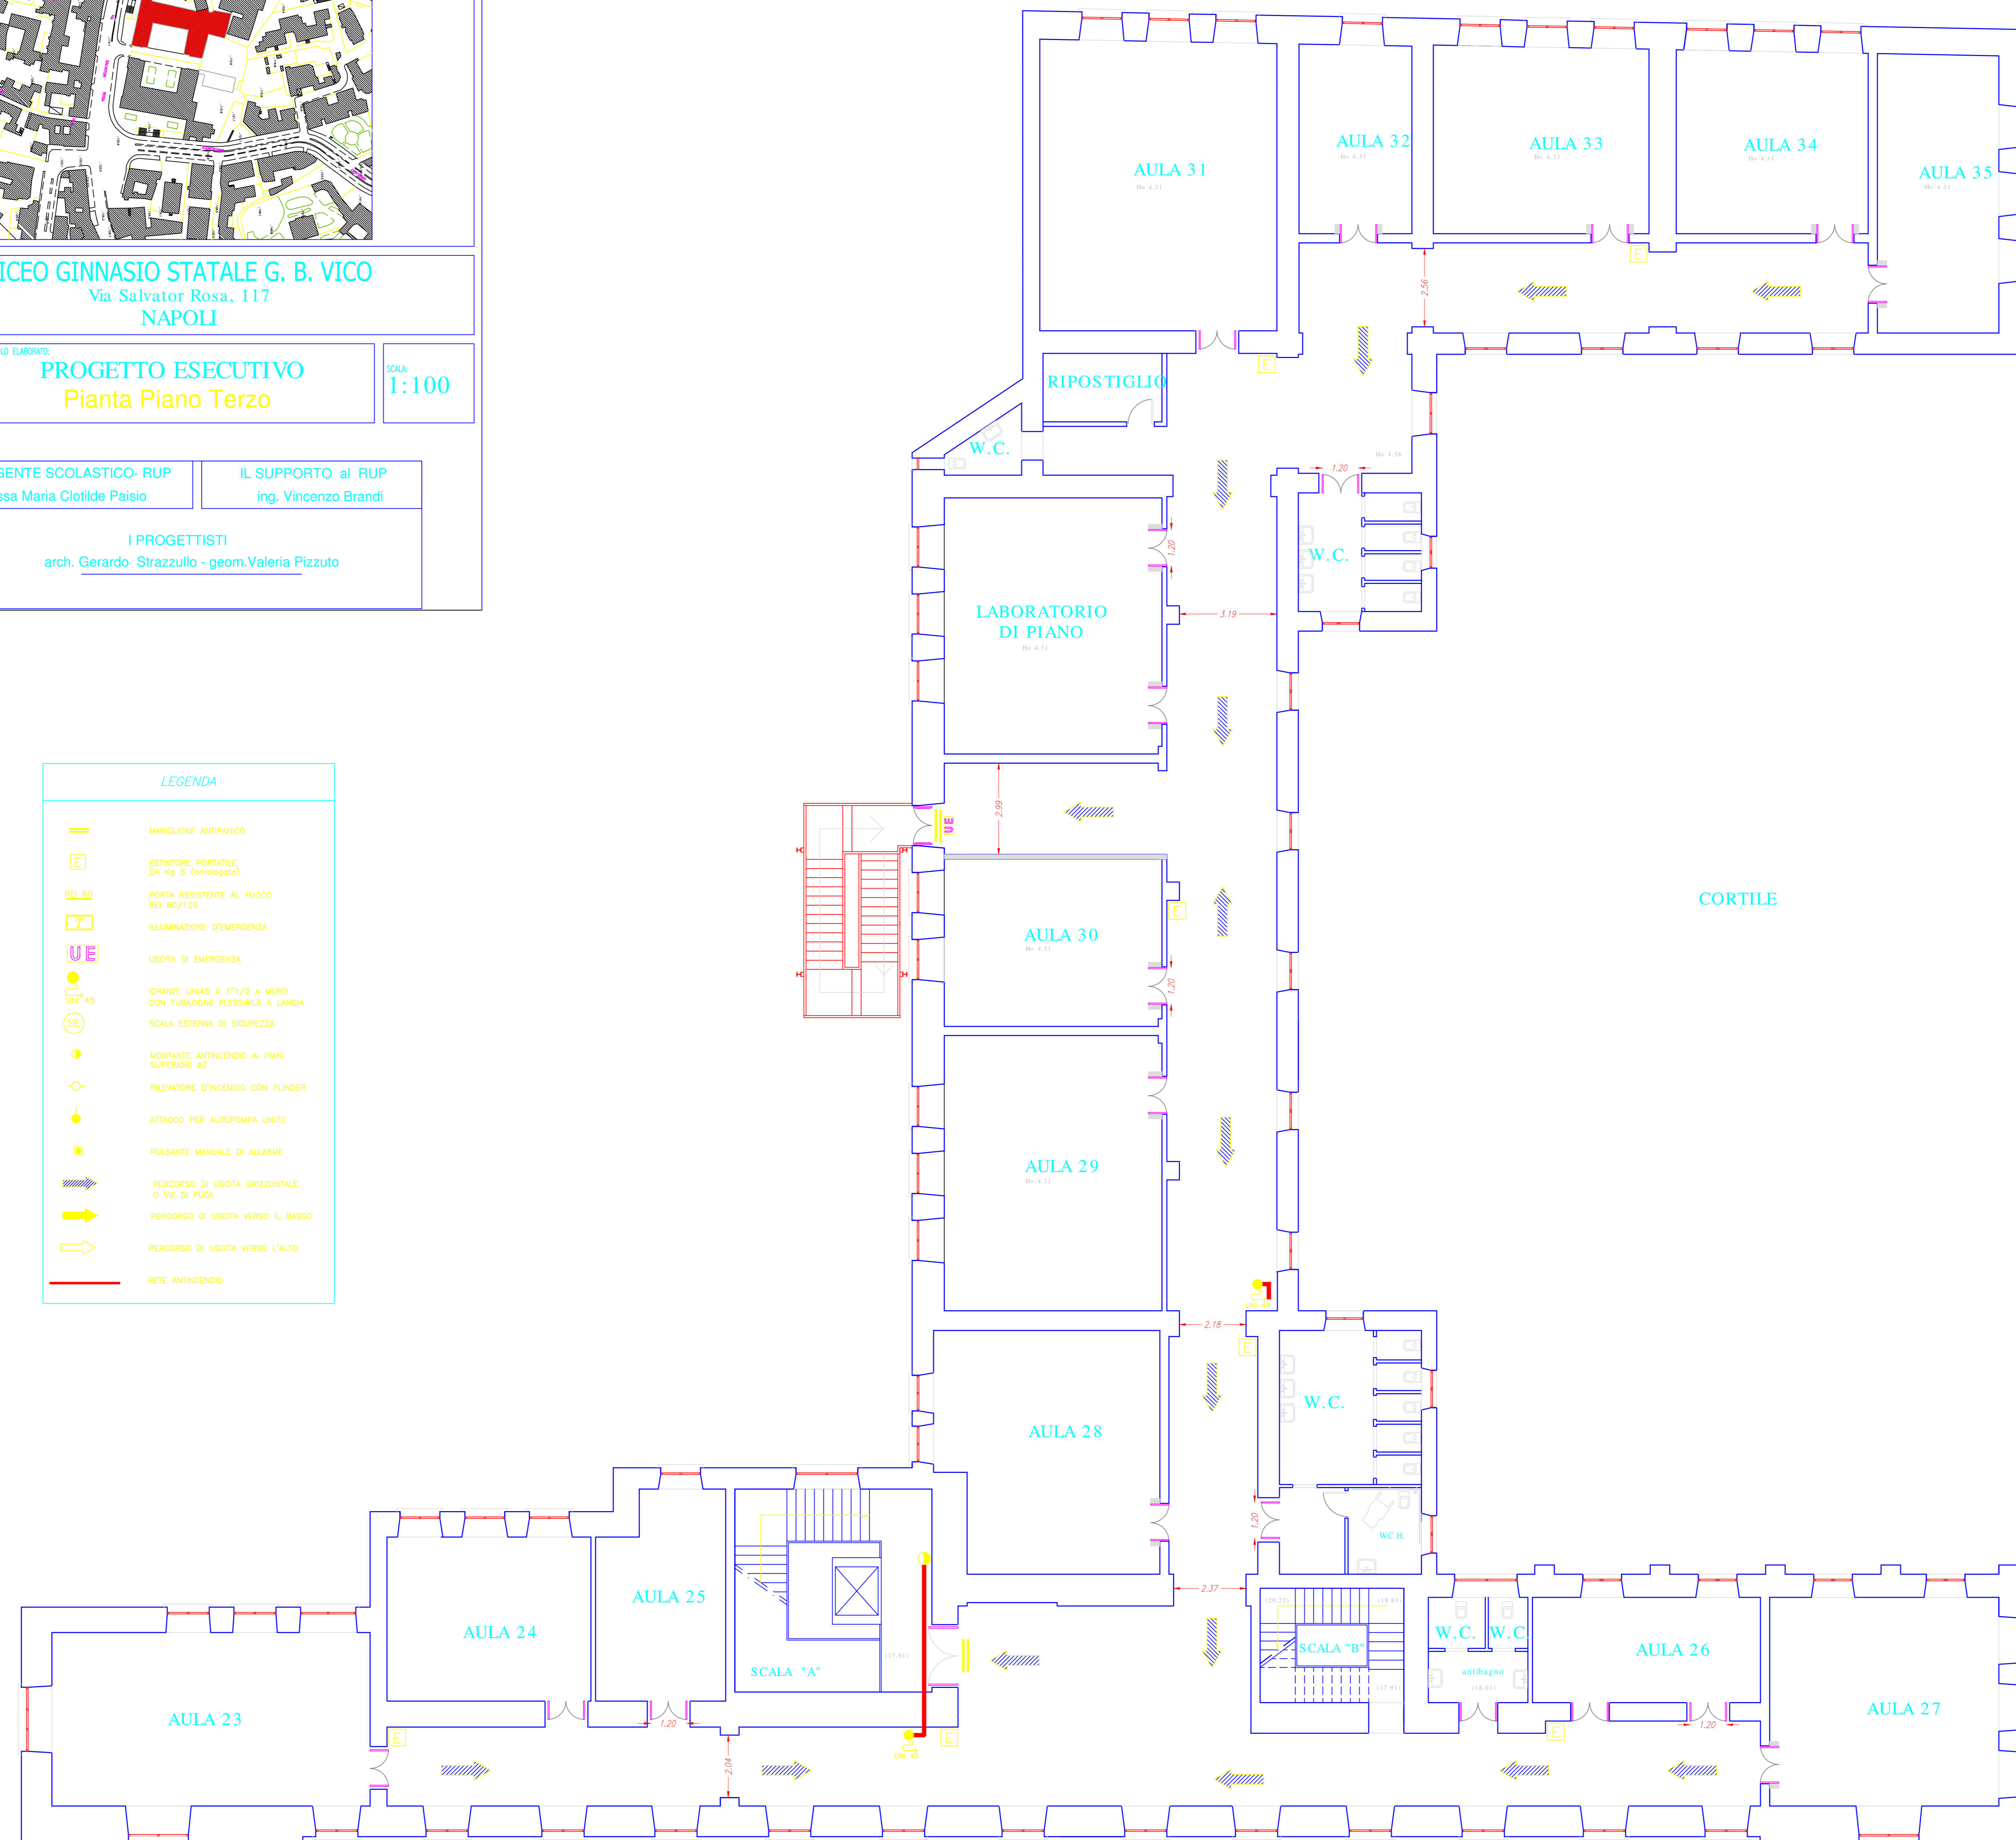

LEGENDA	
	MANGIONE ANTIPANICO
	ESTINTORE PORTATILE DA Kg. 6 (omologato)
	PORTA RESISTENTE AL FUOCO REI 60/120
	ILLUMINAZIONE D'EMERGENZA
	USCITA DI EMERGENZA
	IDRANTE UN45 x 1 1/2 A MURO CON TUBAZIONE FLESSIBILE A LANCIA
	SCALA ESTERNA DI SICUREZZA
	MONITORE ANTINCENDIO AI PIANI SUPERIORI #3
	RILEVATORE D'INCENDIO CON FLINDER
	ATTACCO PER AUTOPOMPA UNITO
	PULSANTE MANUALE DI ALLARME
	PERCORSO DI USCITA ORIZZONTALE O VIE DI FUGA
	PERCORSO DI USCITA VERSO IL BASSO
	PERCORSO DI USCITA VERSO L'ALTO
	RETE ANTINCENDIO